





ELÉTRICA E REDE E DADOS

OBS: Conferir cotas no local da obra.

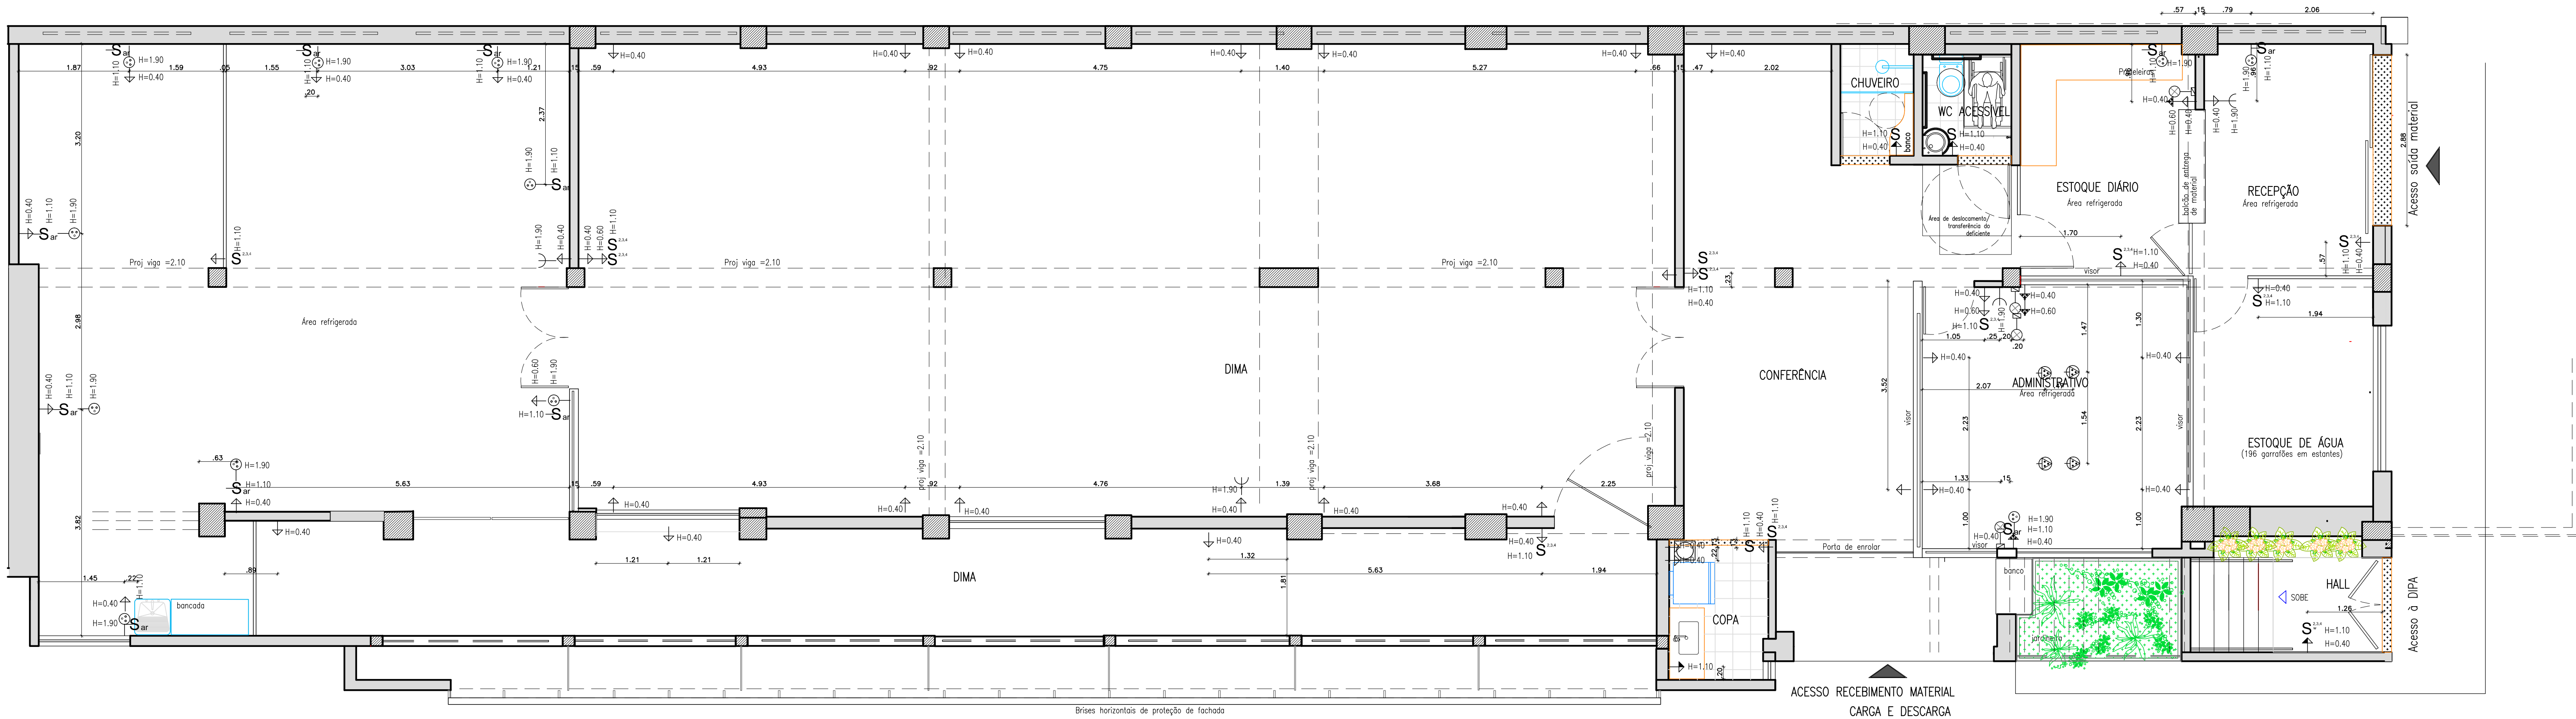

PLANTA BAIXA- TÉRREO PONTOS DE LUZ E ELÉTRICA

LEGENDA	
	TOMADA MONOFÁSICA A 2,2W DO PISO
	TOMADA A MEIA ALTURA 2P+T H=1,20M
	TOMADA MONOFÁSICA A 0,3W DO PISO
	TOMADA DUPLA 2P+T H= 0,30 M
	TOMADA TRIPOLAR DE PISO
	TOMADA P/ AR CONDICIONADO
	TOMADA COMPUTADOR -TRÊS PINOS (C/ NO TERRA)
	TOMADA PARA DADOS E VOZ
	PONTO PARA W FI
	INTERRUPTOR SIMPLES
	INTERRUPTOR 01,02,03 ou 04 SEÇÕES
	INTERRUPTOR THROWWAY - VAI E VEM
	INTERRUPTOR P/ AR CONDICIONADO
	LUMINÁRIA 2 X 15 W
	ARANDELA
	REFLETOR
	POSTE COM LUMINÁRIA
	ELETRODUTO EM PVC RÍGIDO EMBUTIDO NO TETO OU NA PAREDE
	PONTO DE CÂMERA DE SEGURANÇA
	QUADRO DE DISTRIBUIÇÃO DE LUZ E FORÇA
	CAIXA DE PASSAGEM
	LUMINÁRIA 4 X 16 W

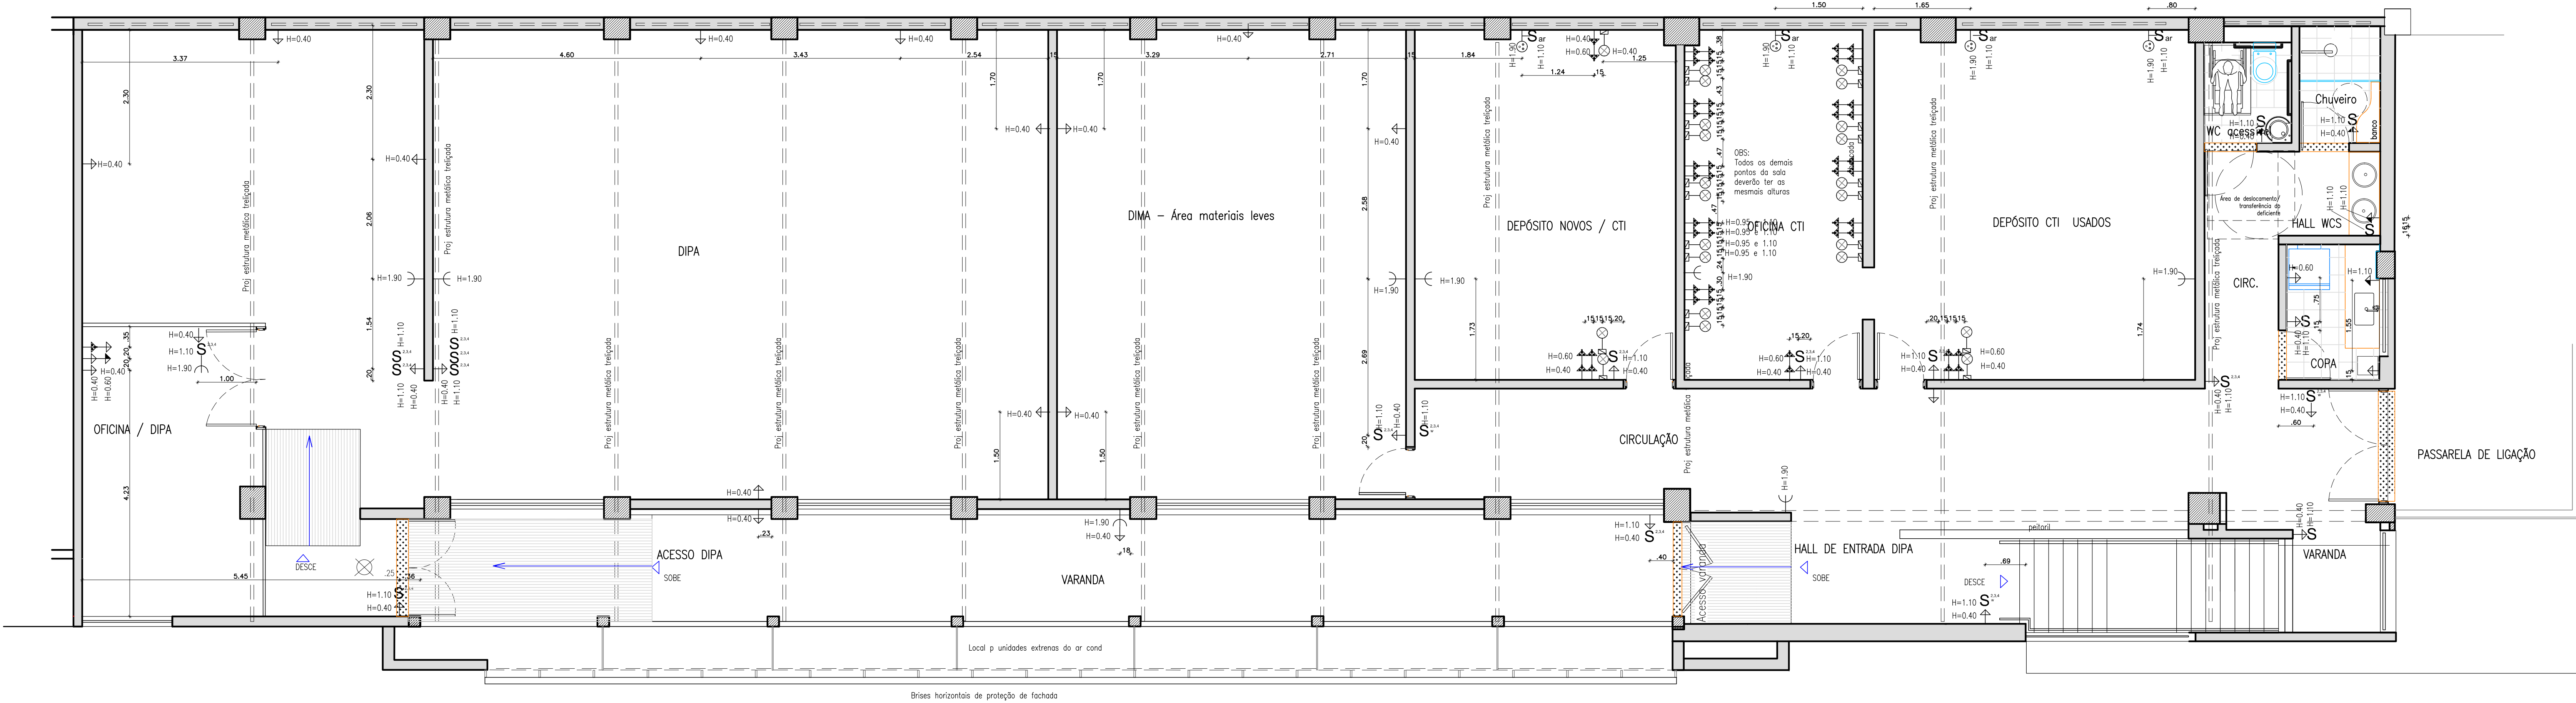

PLANTA BAIXA- 1º PAVTº PAGINAÇÃO DE PISO
ESCALA: 1:100